


План цокольного этажа

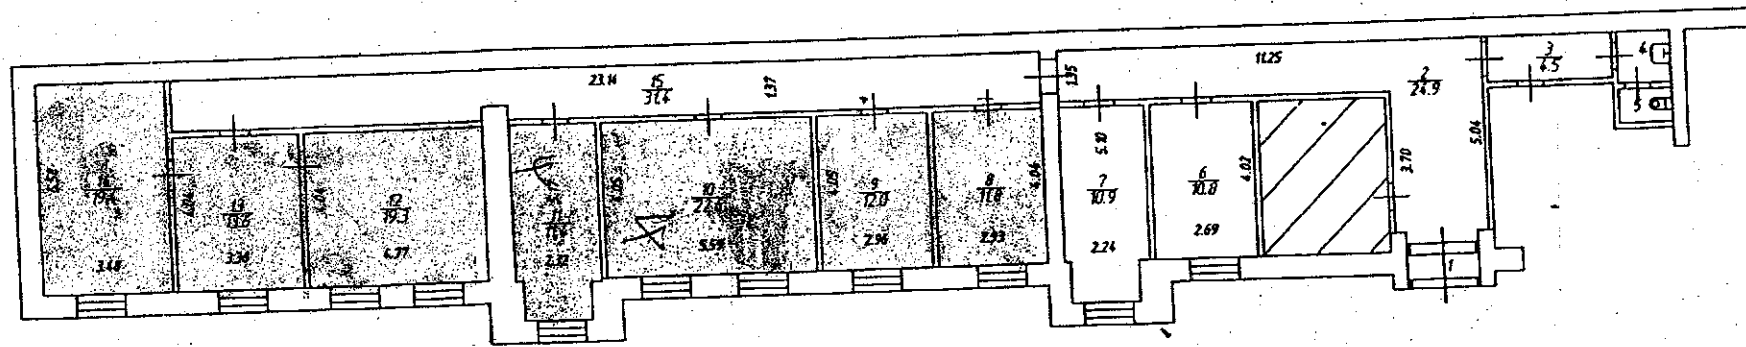

Новгородский филиал ФГУП "Ростехинвентаризация" - Федеральное БТИ		Инв. № 6796
ПОЭТАЖНЫЙ ПЛАН встроенного помещения		Масштаб 1:200
по ул. Супанская, 18		г. Боровичи
Дата	Исполнителя	Ф. И. О.
21.06.12	Техник	Королева Т.В.
21.06.12	Руководитель группы	Науменко О.А.
21.06.12	Начальник	Белова Т.Я.
		Подпись

